

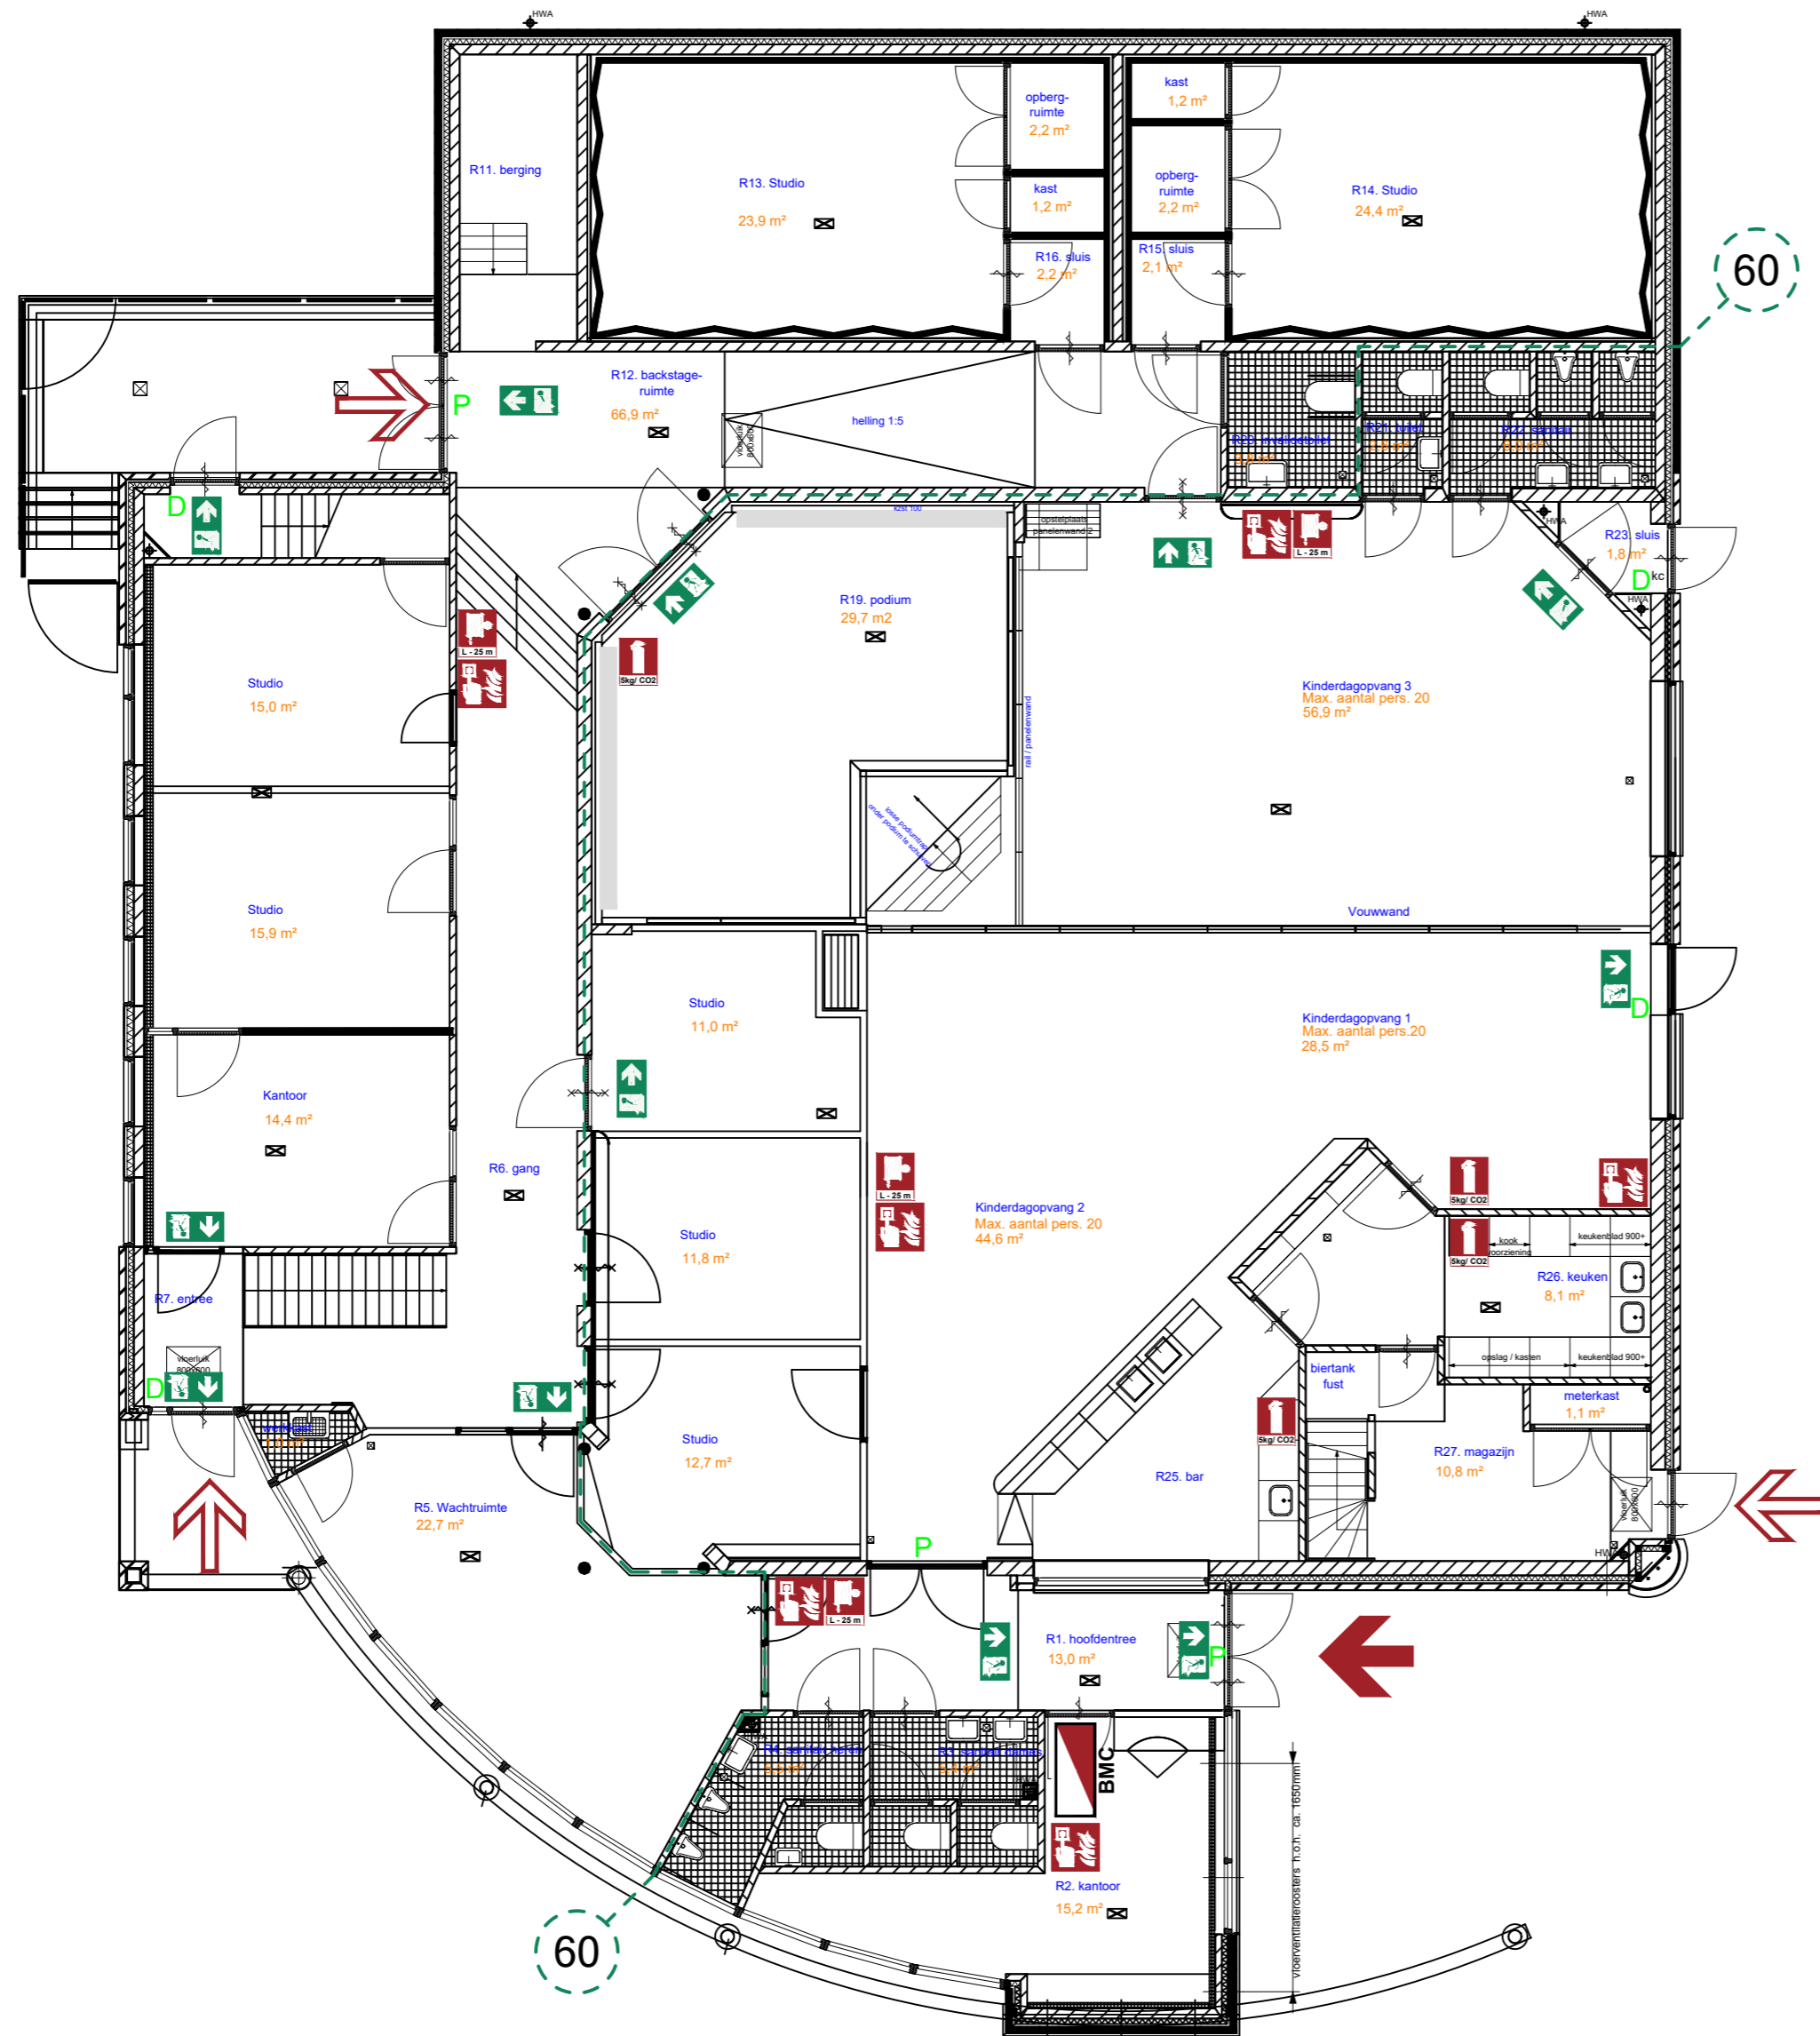


RENVOOI


| | |
|--|-----------------------|
| | Vluchtrouteaanduiding |
| | Vluchtroute |
| | Brandcompartiment |
| | Handbrandmelder |
| | Brandslanghaspel |
| | Brandblusser |
| | Brandweeringang |
| | Brandweeringang |
| | Brandweerpaneel |
| | Noodverlichting |
| | Draaiknopcilinder |
| | Paniekbalk |

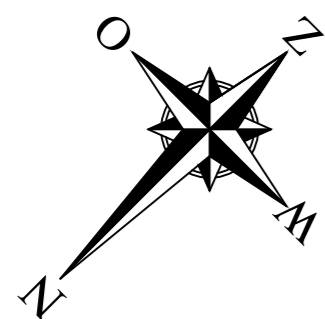

| Naam | OPP |
|-------------------|----------------|
| Hoofdentree | 13,0m² |
| Kantoor | 15,2m² |
| Sanitair dames | 5,4m² |
| Sanitair heren | 5,5m² |
| Wachruimte | 22,7m² |
| Kantoor | 12,7m² |
| Werkkast | 1,0m² |
| Magazijn | 10,8m² |
| Meterkast | 1,1m² |
| Keuken | 8,1m² |
| Kinderdagopvang 1 | 28,5m² |
| Kinderdagopvang 2 | 44,6m² |
| Studio | 11,0m² |
| Studio | 11,8m² |
| Studio | 12,7m² |
| Kinderdagopvang 3 | 56,9m² |
| Podium | 29,7m² |
| Sluis | 1,8m² |
| Invalide toilet | 3,8m² |
| Toilet | 2,6m² |
| Sanitair | 6,0m² |
| Studio | 24,4m² |
| Kast | 1,2m² |
| Opbergruimte | 2,2m² |
| Sluis | 2,1m² |
| Sluis | 2,2m² |
| Kast | 1,2m² |
| Opbergruimte | 2,2m² |
| Studio | 23,9m² |
| Backstage ruimte | 66,9m² |
| Studio | 15,0m² |
| Studio | 15,9m² |
| Kantoor | 14,4m² |
| Totaal | 476,5m² |

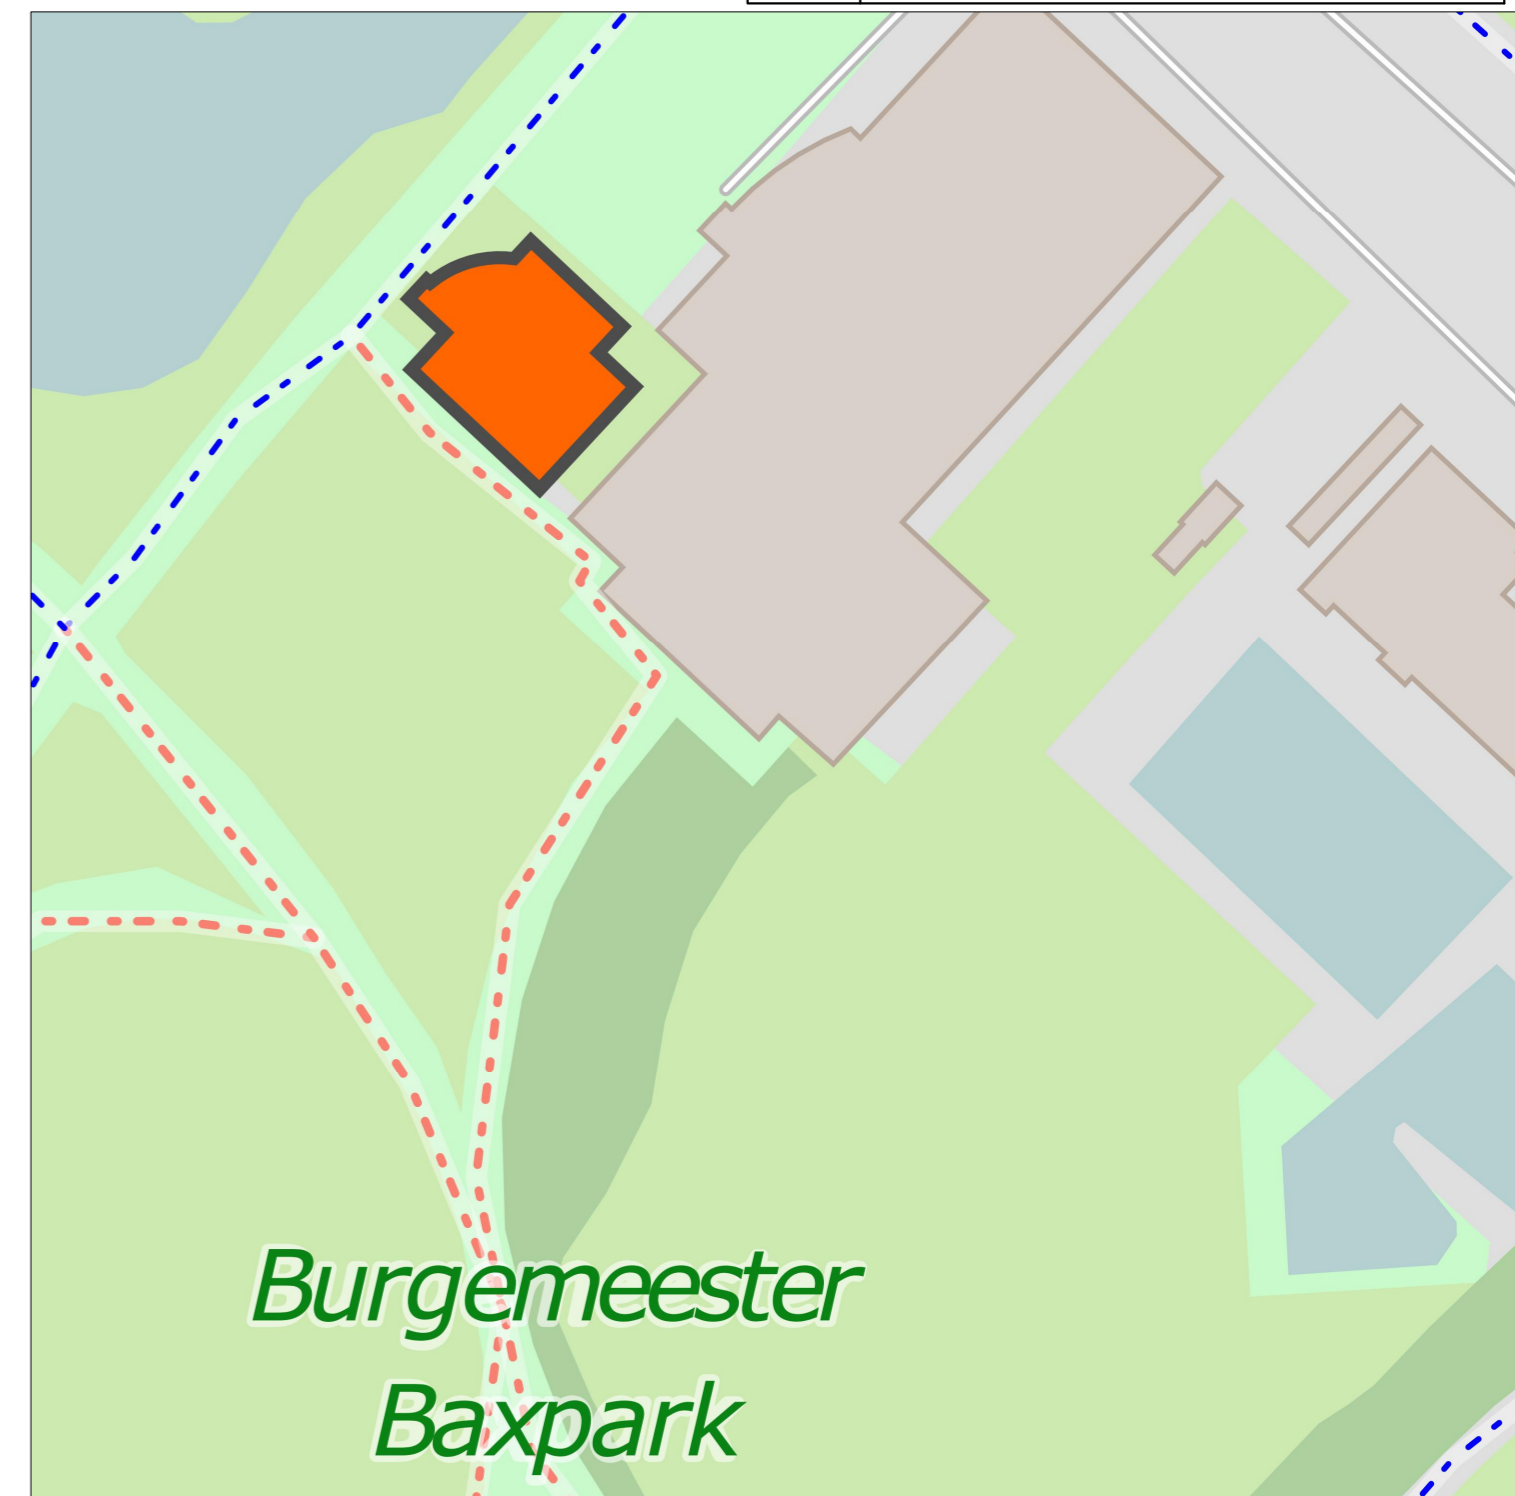


Niveau boven
maaiveld
Max. aantal personen: 150
Kinderdagopvang 1, 2 en 3 's avonds
gezamenlijk jongerencentrum

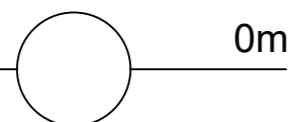

veiligheidsregiozhz >>
Gezien
Datum: 12-2-2018
Naam: T.B. van Halem
Zie bijbehorende correspondentie




| | | |
|----------------------|----------------------------|--|
| OPDRACHTGEVER | Het Baxhuis | |
| ONDERWERP | Gebruiksvergunningsteeking | |
| Locatie | : Het Baxhuis | Klantnummer : 1409001 |
| Adres | : Hoge Kade 58 | Verdieping : Begane grond |
| Postcode | : 3341 BE | Getekend : 23-11-2017 |
| Plaats | : Hendrik-Ido-Ambacht | Tekeningnr. : 1409001-064-GV-00 |
| Telefoon | : (088) 123 7060 | Tekenaar : S.J. Bos |
| | | Versie : 1.0 wijz A: |
| | | Schaal : 1:100 wijz A: |
| | | Formaat : ISO full bleed A2 (594.00 x 420.00 mm) |

 


RENVOOI

| | |
|--|-----------------------|
| | Vluchtrouteaanduiding |
| | Vluchtroute |
| | Brandcompartiment |
| | Handbrandmelder |
| | Brandslanghaspel |
| | Brandblusser |
| | Noodverlichting |

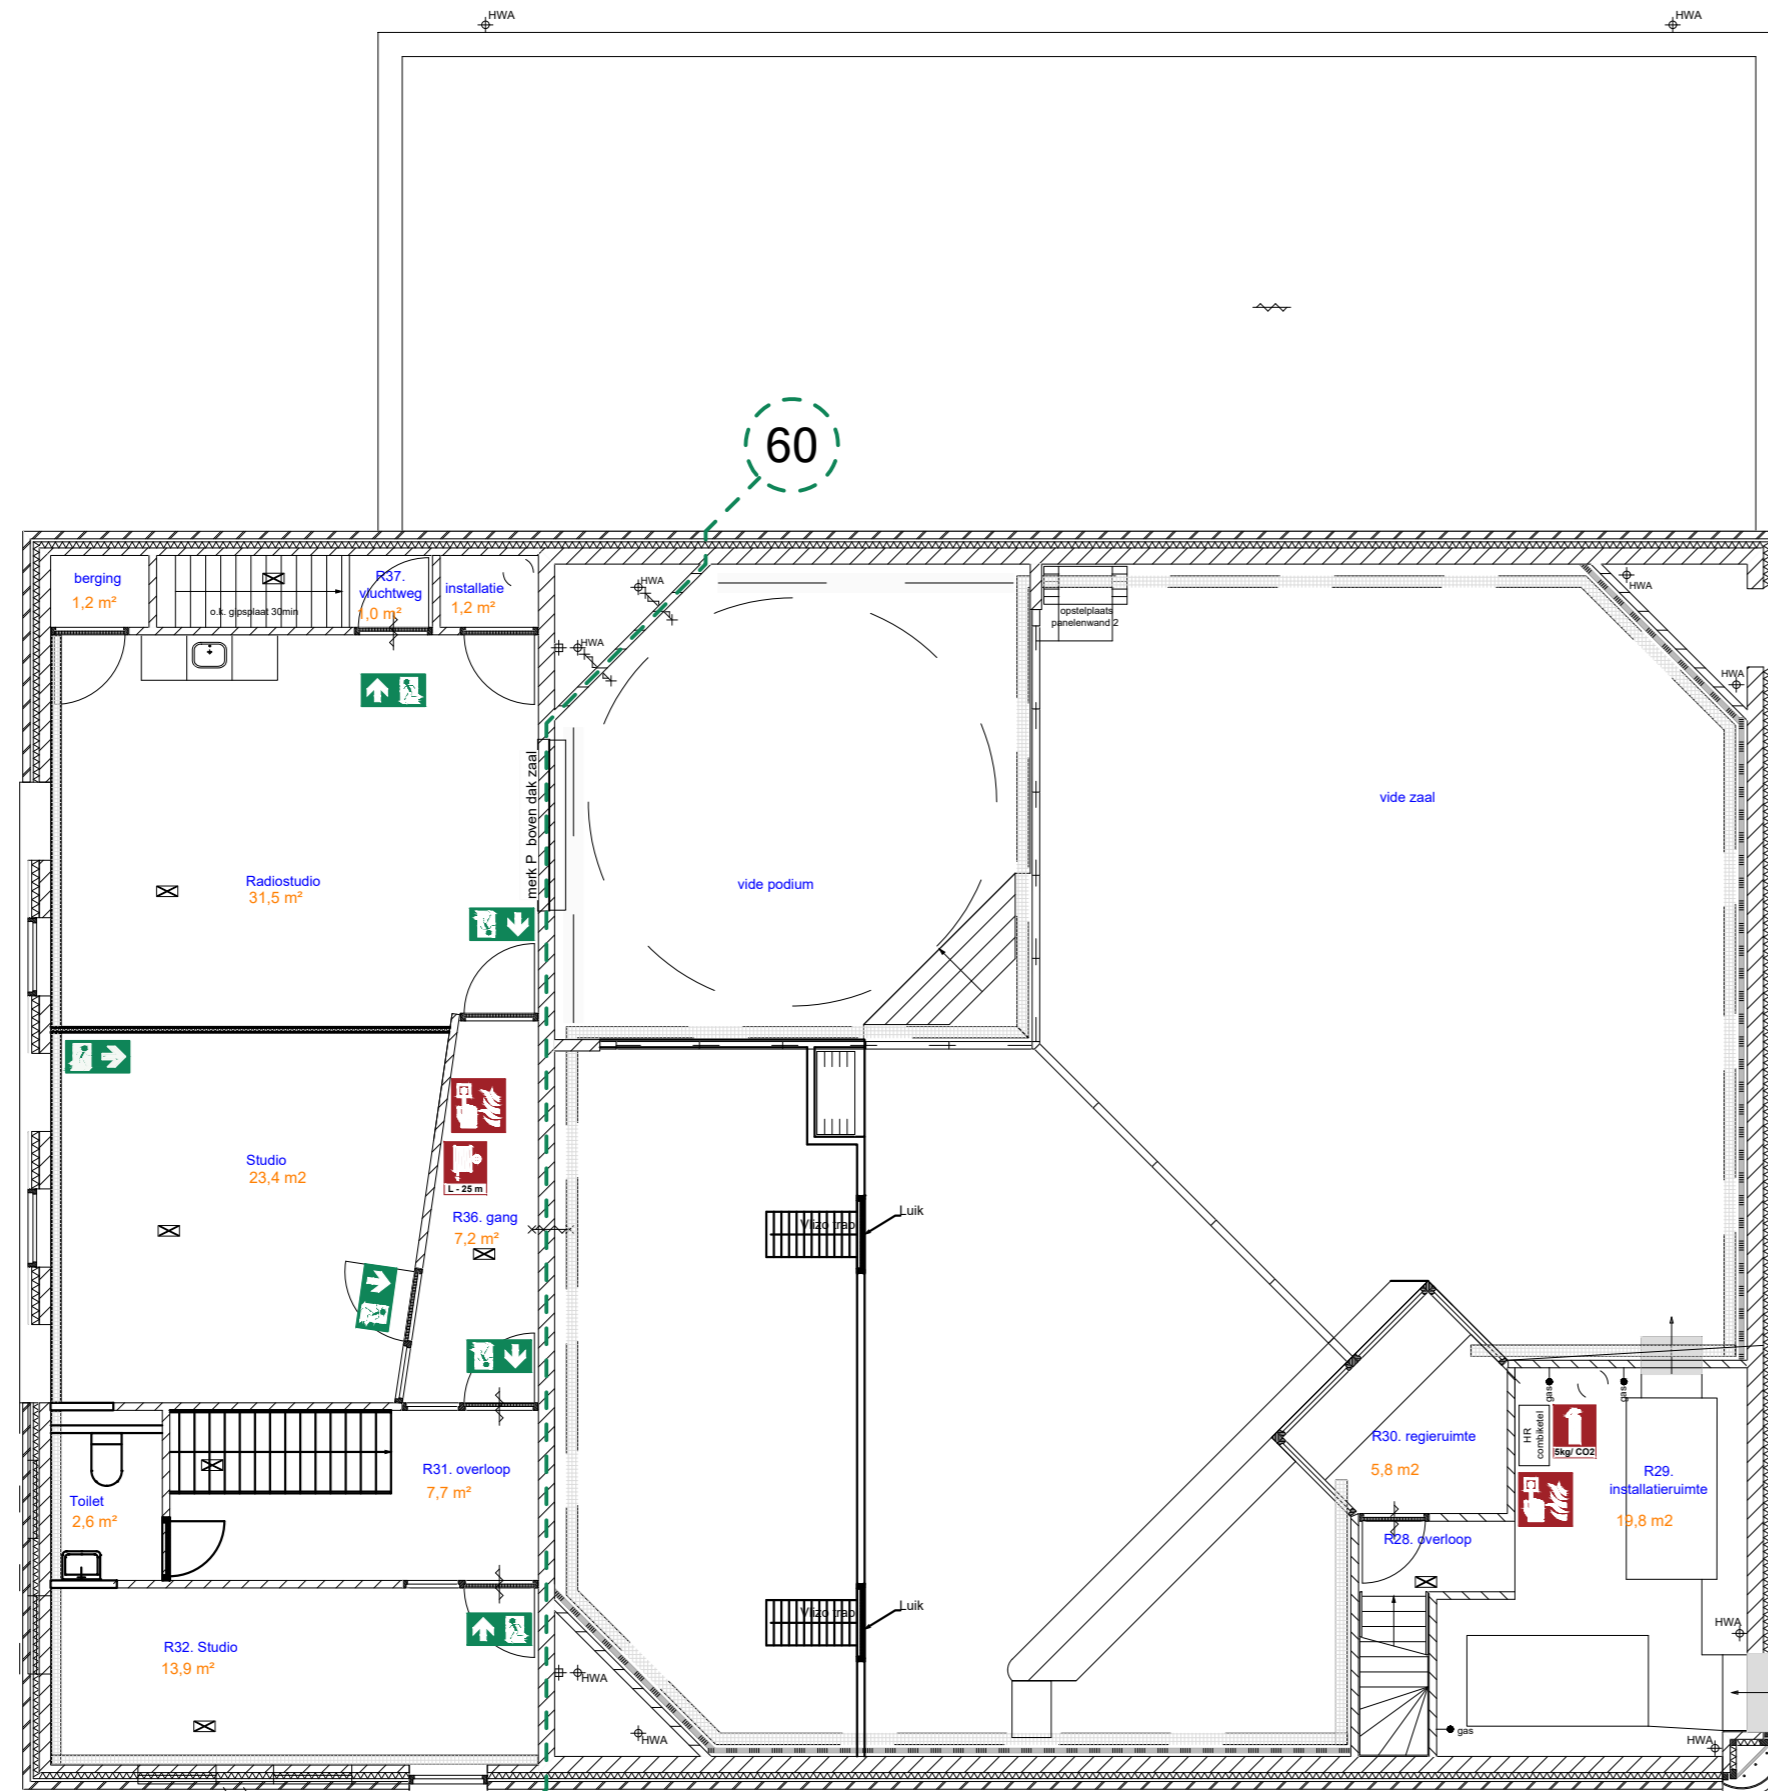


| Naam | OPP |
|-------------------|---------------------------|
| Installatieruimte | 19,8m ² |
| Regieruimte | 5,8m ² |
| Berging | 1,2m ² |
| Vluchtweg | 1,0m ² |
| Installatie | 1,2m ² |
| Radiostudio | 31,5m ² |
| Studio | 23,4m ² |
| Gang | 7,2m ² |
| Toilet | 2,6m ² |
| Overloop | 7,7m ² |
| Studio | 13,9m ² |
| Totaal | 115,3m² |

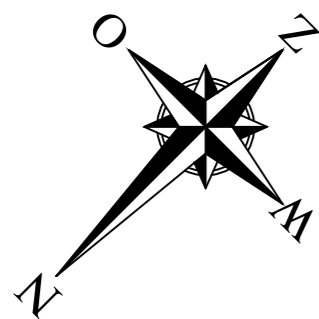

3m

Niveau boven
maaiveld
Max. aantal personen: 10

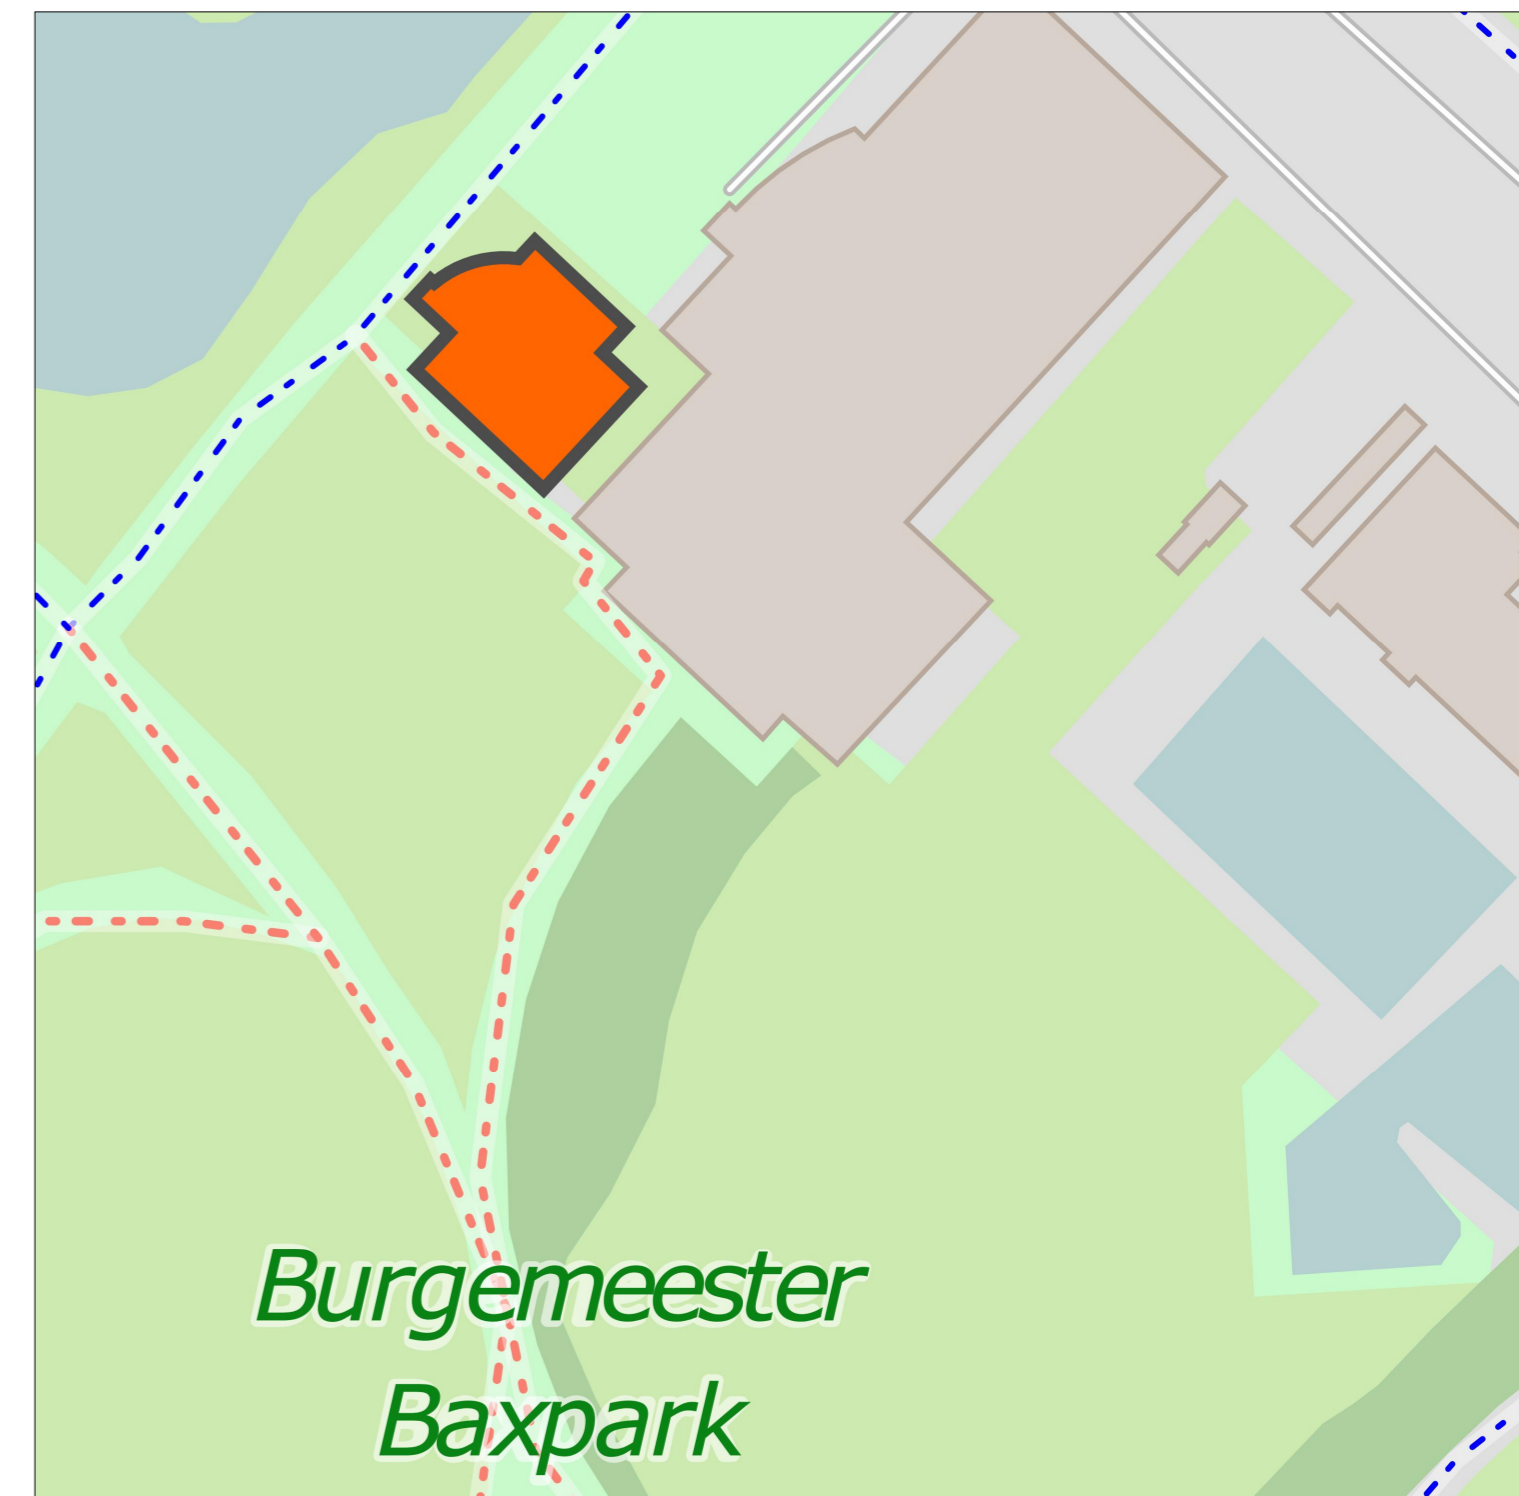

| | | |
|----------------------|----------------------------|--|
| OPDRACHTGEVER | Het Baxhuis | |
| ONDERWERP | Gebruiksvergunningsteeking | |
| Locatie | : Het Baxhuis | Klantnummer : 1409001 |
| Adres | : Hoge Kade 58 | Verdieping : Eerste verdieping |
| Postcode | : 3341 BE | Getekend : 23-11-2017 |
| Plaats | : Hendrik-Ido-Ambacht | Tekeningnr. : 1409001-064-GV-01 |
| Telefoon | : (088) 123 7060 | Tekenaar : S.J. Bos |
| | | Versie : 1.0 wijz A: |
| | | Schaal : 1:100 wijz A: |
| | | Formaat : ISO full bleed A2 (594.00 x 420.00 MM) |

Sporenkamp 28
3972 WE Driebergen
T: 0343 55 44 79
M: 06 38 58 91 79
E: info@standaardplanning.nl